



2階平面図 (S=1/100)

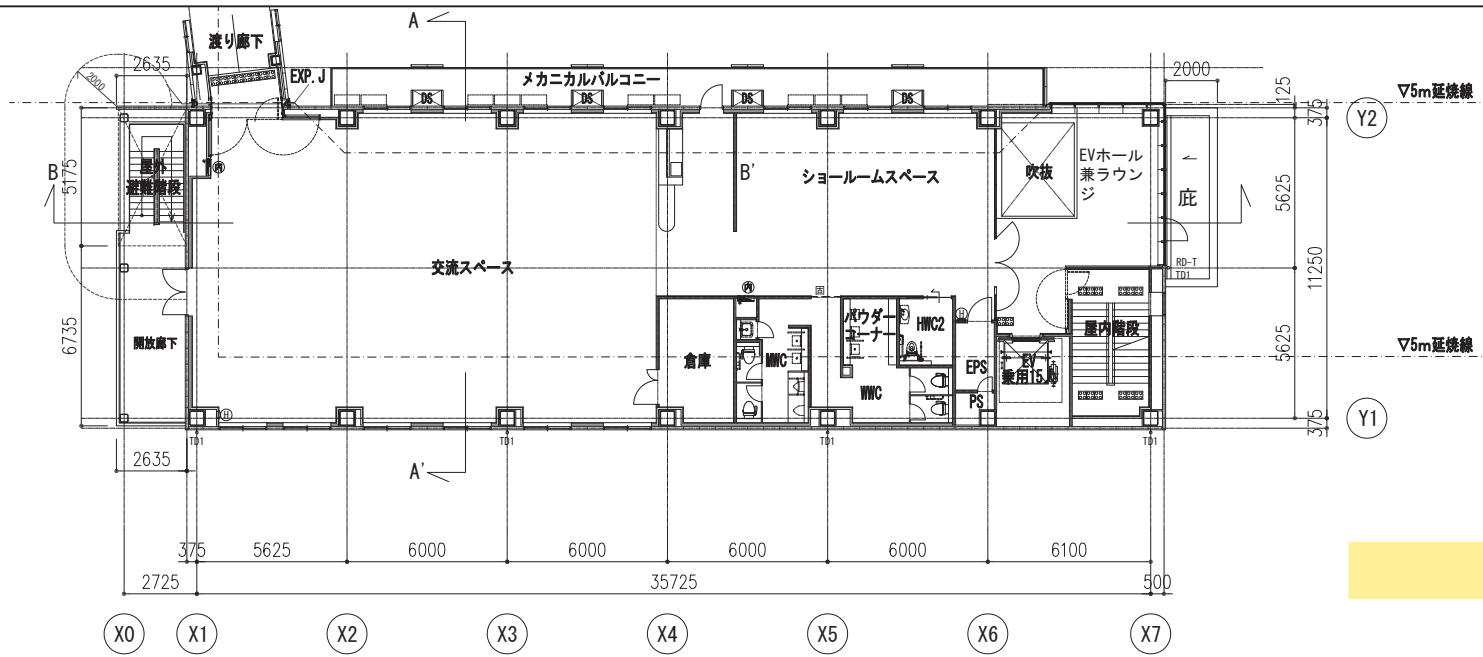

募集対象箇所

1階平面図 (S=1/100)

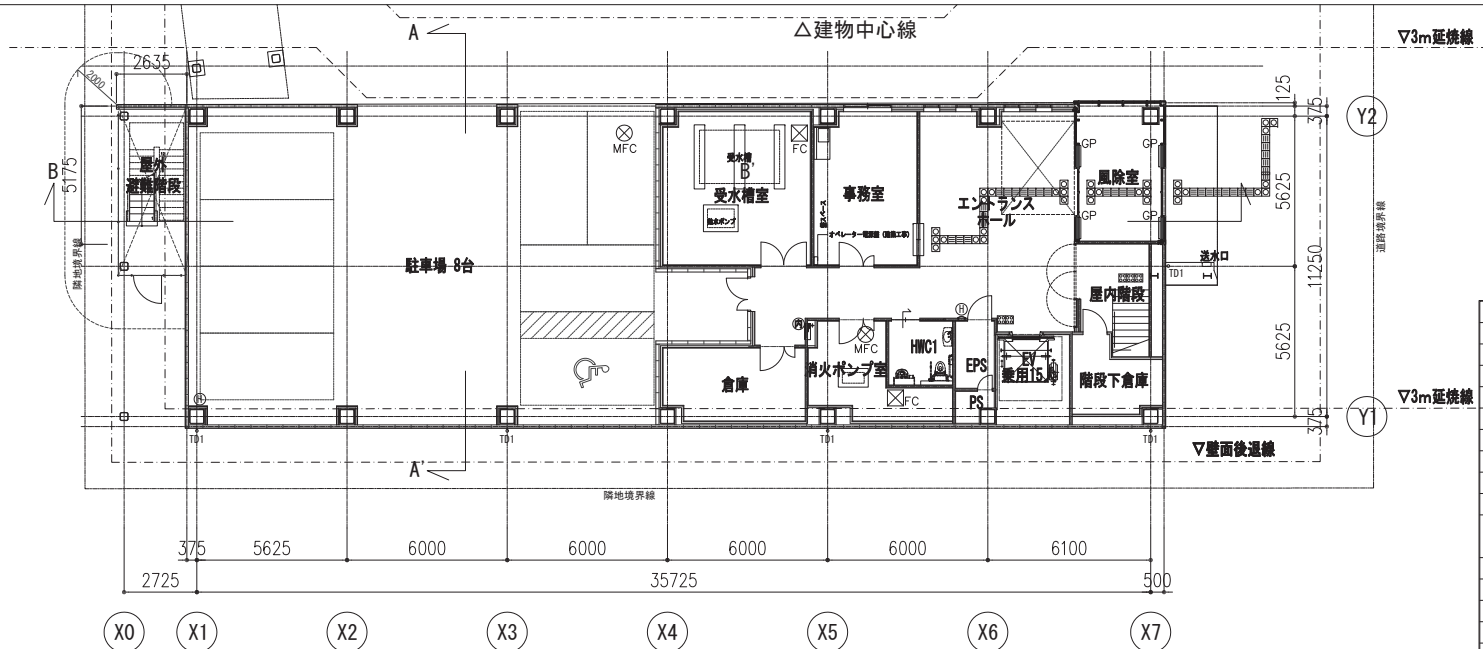

凡例		
(+)(*)	FLからの高さを示す (特記なきはFL±0)	
D●●●●	部分詳細図番号を示す	
GP	自動ドアガード	D4-10
FC	床下点検口 (600角、ステンレス枠)	D3-08
MFC	マンホール (600φ) : 防水・防臭型	D4-09
	屋内階段 (機械設備工事)	D6-10
	連結排水管取出口 (機械設備工事)	
	消火警報ボックス (壁半埋込型) (消火警報機)	D3-07
	点字タイル (華麗ゼニス床タイル300角 点字タイル)	
	TD1 堅壁 (カラーVP:100φ)・SUS製組み金物 (割1,200以内) 夫	
可/固/方	防音壁H500 (付:防音パネル付防音壁 手動機械設備)・音:当該室と隣室上 付:裏面防音グラス16.8)	
RD-Y	ルーフトレイン 鋼鉄製 縦引 100φ	
RD-T	ルーフトレイン 鋼鉄製 縦型 100φ	
RD-J	ルーフトレイン 鋼鉄製 中層型 100φ	
	誘導ブロック (緑状ブロック)	D4-12
	警告ブロック (点状ブロック)	D4-12
	代替出入口	

神戸大学施設部

神戸大学 (ポートアイランド2)  
国際がん医療・研究センター研究棟新営その他工事


株式会社 内藤建築事務所

大阪府中央区築港町1-4-6  
TEL: 06-6461-1000  
FAX: 06-6461-1001


設計者名  
神戸大学 (ポートアイランド2) 国際がん医療・研究センター増築棟建築設計業務

図名 1・2階平面図 縮尺 A1: 1/100 A2: 1/200 図号 A-07

4階平面図 (S=1/100)

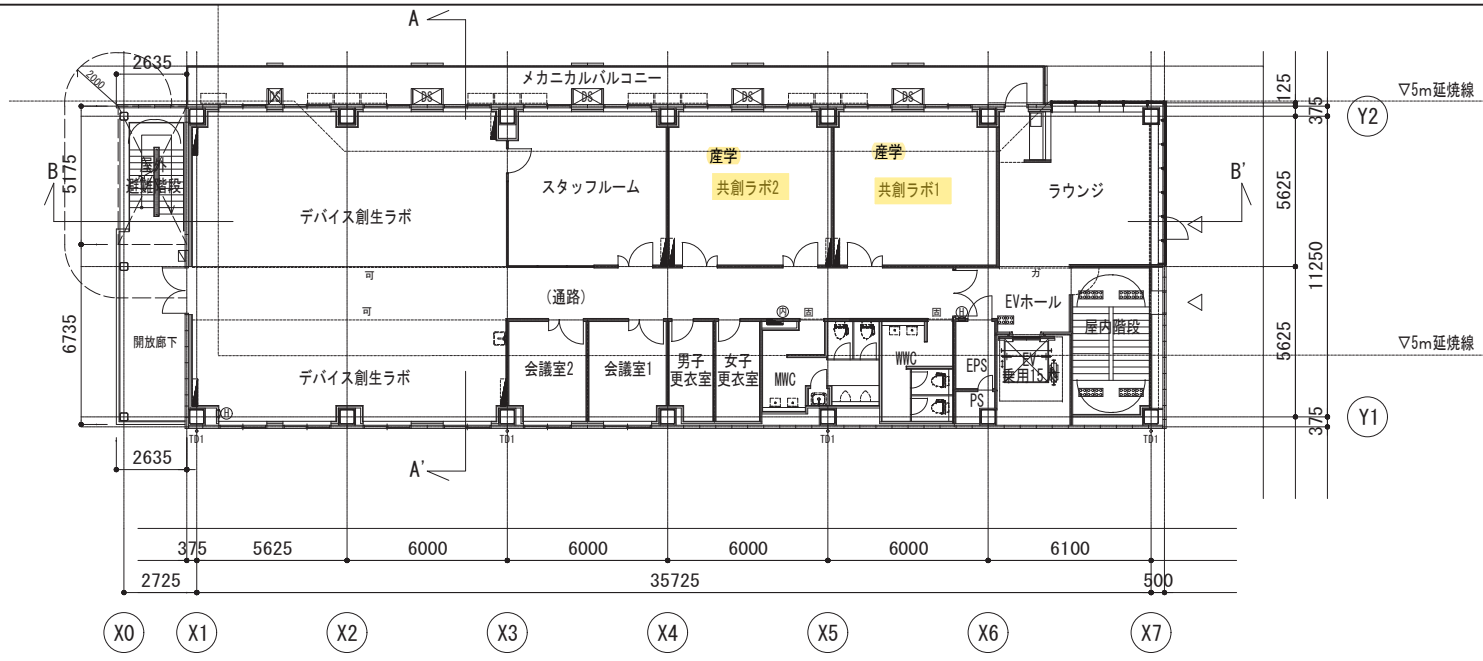

3階平面図 (S=1/100)

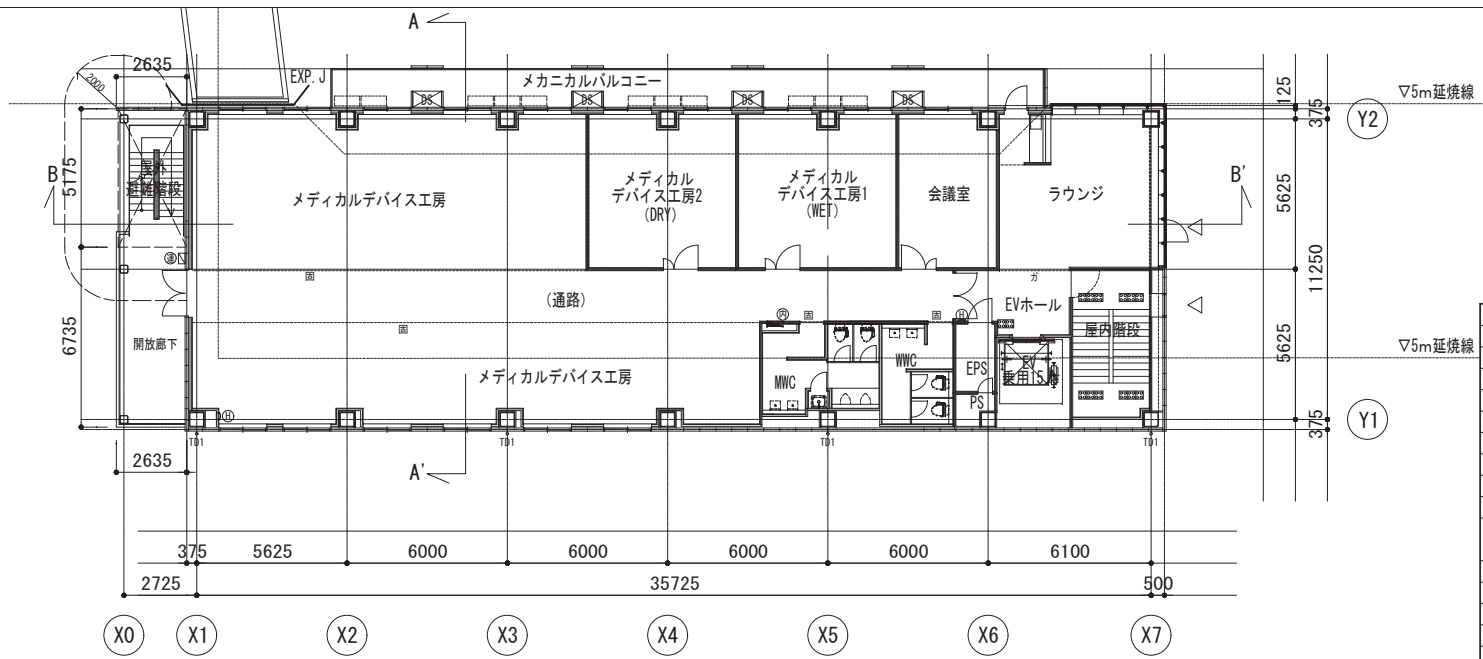

凡例

※※※※	FLからの高さを示す (特記なきはFL±0)
D※※※※	部分詳細図番号を示す
GP	自動ドアガード D4-10
FC	床下点検口 (600角、ステンレス種) D3-08
MFC	マンホール (600φ) : 防水・防臭型 D4-09
Ⓜ	屋内消火栓 (機械設備工事) D6-10
Ⓜ	連結水道放水口 (機械設備工事)
Ⓜ	消火器ボックス (壁半埋込型) (消火器別添) D3-07
Ⓜ	点字タイル (華麗ゼニル床タイル300角 点字タイル)
○ TD1	堅種 (カラーVP: 100φ)、SUS製鋼みか金物 (φ1,200以内) 共防錆処理済500
可/風/方	1. 可: 開口部 2. 風: 気密性能等 3. 方: 気密性能等 4. 方: 開口部 5. 方: 開口部 6. 方: 開口部 7. 方: 開口部 8. 方: 開口部 9. 方: 開口部 10. 方: 開口部
RD-Y	ルーフドレン 鋼鉄製 横型 100φ
RD-T	ルーフドレン 鋼鉄製 縦型 100φ
RD-J	ルーフドレン 鋼鉄製 中継型 100φ
Ⓜ	採算ブロック (給排水ブロック) D4-12
Ⓜ	採算ブロック (給排水ブロック) D4-12
△	代償出入口


神戸大学施設部

神戸大学 (ポートアイランド2)  
国際がん医療・研究センター研究棟新當その他工事


株式会社 内藤建築事務所  
大阪府中央区東淀川1-4-8  
TEL: 06-6541-1111 (代表)  
FAX: 06-6541-1112  
〒542-0801 大阪府中央区東淀川1-4-8

設計事務所  
神戸大学 (ポートアイランド2) 国際がん医療・研究センター増築建築設計業務  
図名  
3・4階平面図  
縮尺  
A1: 1/100  
A2: 1/200  
図番  
A-08

6階平面図 (S=1/100)

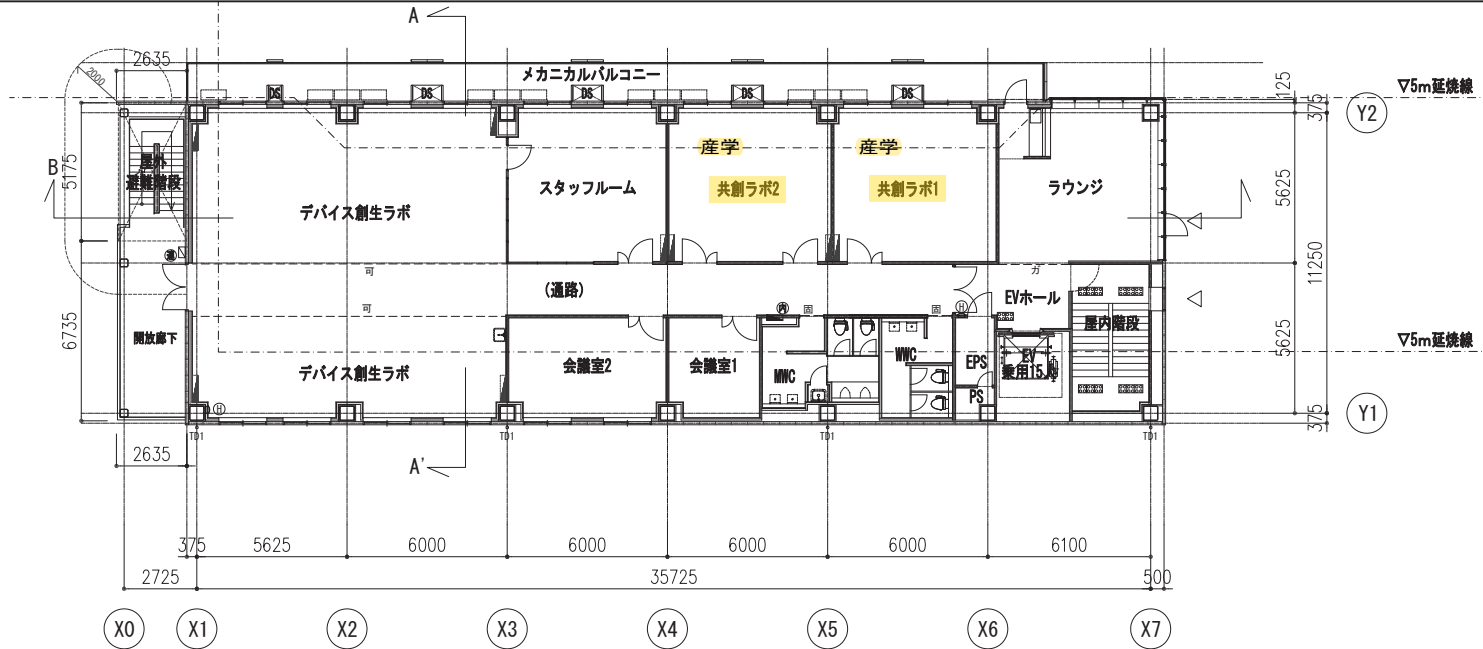

5階平面図 (S=1/100)

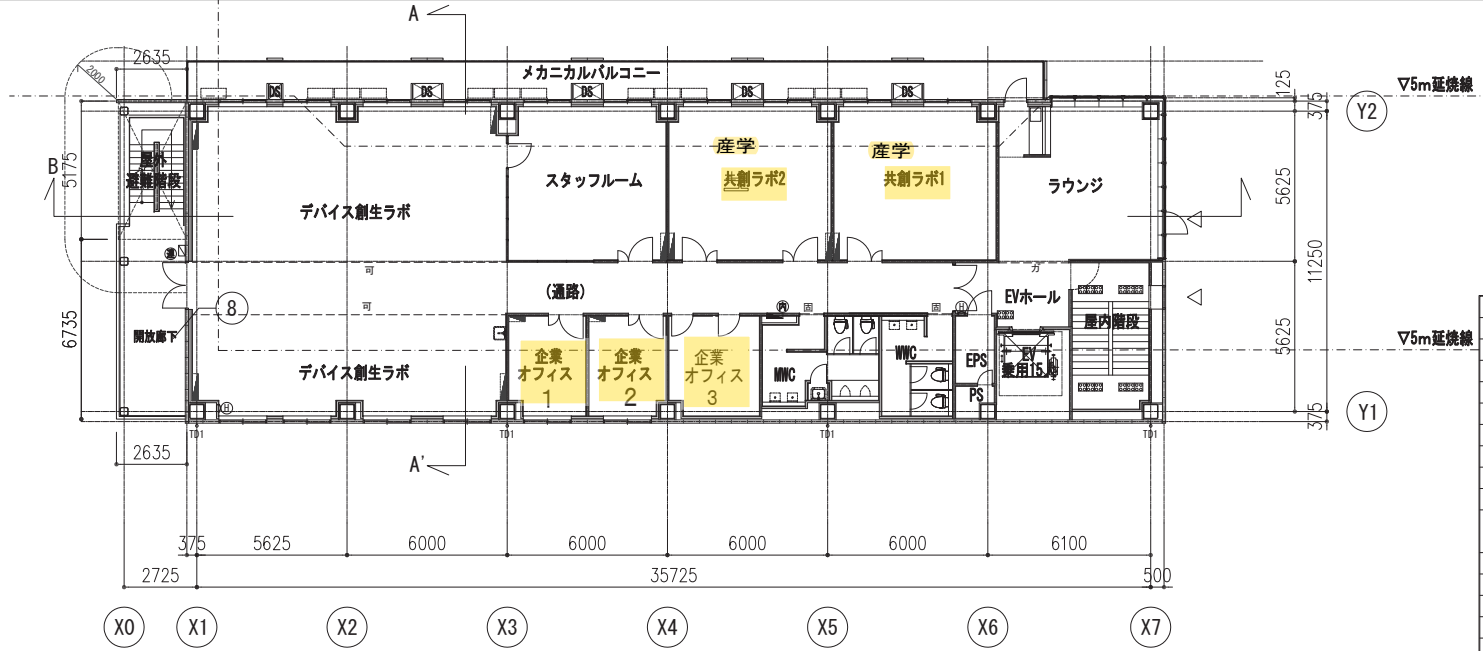

凡例

FL	FLからの高さも示す (特記なきはFL±0)	
D	部分詳細図番号を示す	
GP	自動ドアガード	D4-10
FC	床下点検口 (600角、ステンレス枠)	D3-08
MFC	マンホール (600φ): 防水・防臭型	D4-09
Ⓜ	屋内用火栓 (機械設備工事)	D6-10
Ⓜ	連結排水管排水口 (機械設備工事)	
Ⓜ	消火器ボックス (壁半埋込型) (消火器別送)	D3-07
Ⓜ	点字タイル (華麗ビニル床タイル300角 点字タイル)	
Ⓜ	TD1 整地 (カラーVP:100φ)、SUS敷設め金物 (割1,200以内) 共	
可/固/方	防音垂壁H500 (付:防音・遮音効果増進物 手動機軸設置、音:当該室と隣室上: 付:裏入扉取付タテ16.8)	
RD-Y	ルーフトレイン 鋼鉄製 縦引 100φ	
RD-T	ルーフトレイン 鋼鉄製 縦型 100φ	
RD-J	ルーフトレイン 鋼鉄製 中縦型 100φ	
Ⓜ	誘導ブロック (線状ブロック)	D4-12
Ⓜ	警告ブロック (点状ブロック)	D4-12
△	代替出入口	


神戸大学施設部

神戸大学 (ポートアイランド2)  
国際がん医療・研究センター研究棟新営その他工事

株式会社 内藤建築事務所  
大阪府中央区東淀町1-4-6  
TEL: 06-6541-1111 (代表) 06-6541-1112 (受付)

設計: 有限会社 神戶大学 (ポートアイランド2) 国際がん医療・研究センター増築棟建築設計事務所  
図名: 5・6階平面図  
縮尺: A1: 1/100, A2: 1/200  
図号: A-09

R階平面図 (S=1/100)

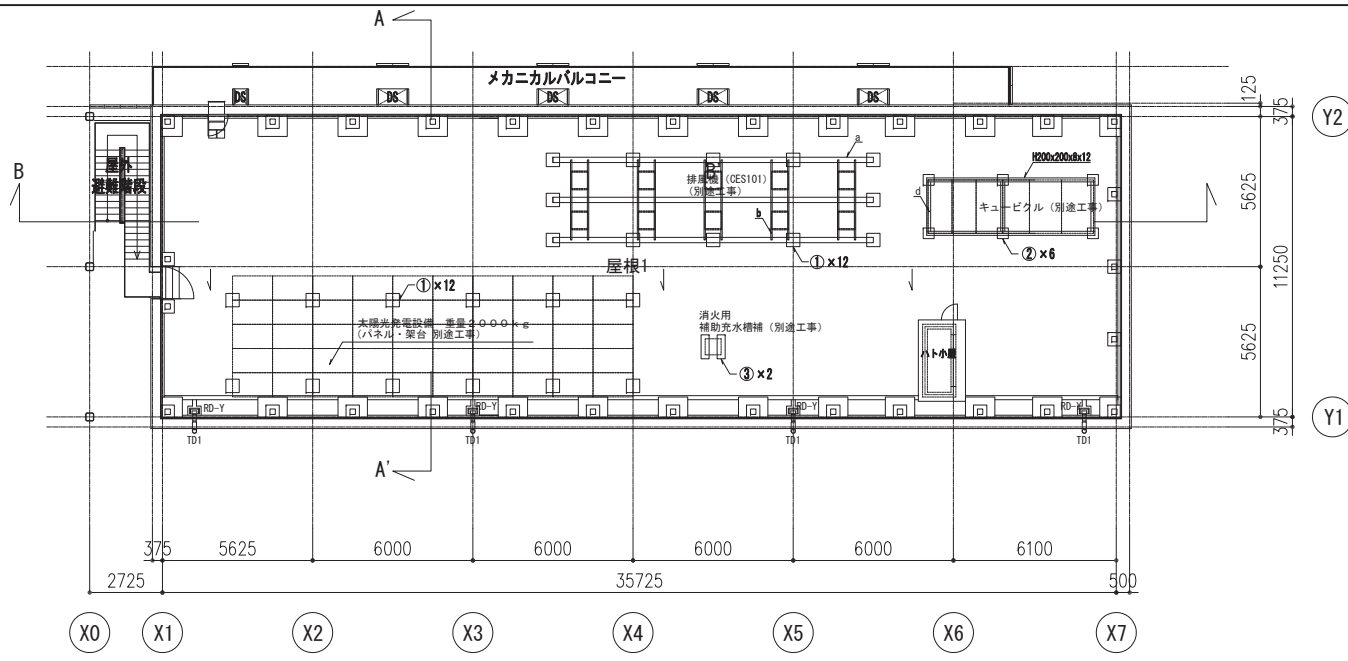


**建機リスト D4-10**

記号	W	D	H	個数
①	500	500	RFL+500	24
②	410	400	RFL+500	6
③	300	900	RFL+500	2

**架台リスト**

記号	種別	長さ	個数
a	H-200x200	12,000	3
b	I-100x50	3,000	10
c	H-200x200	6,300	2
d	H-200x200	1,850	3

7階平面図 (S=1/100)

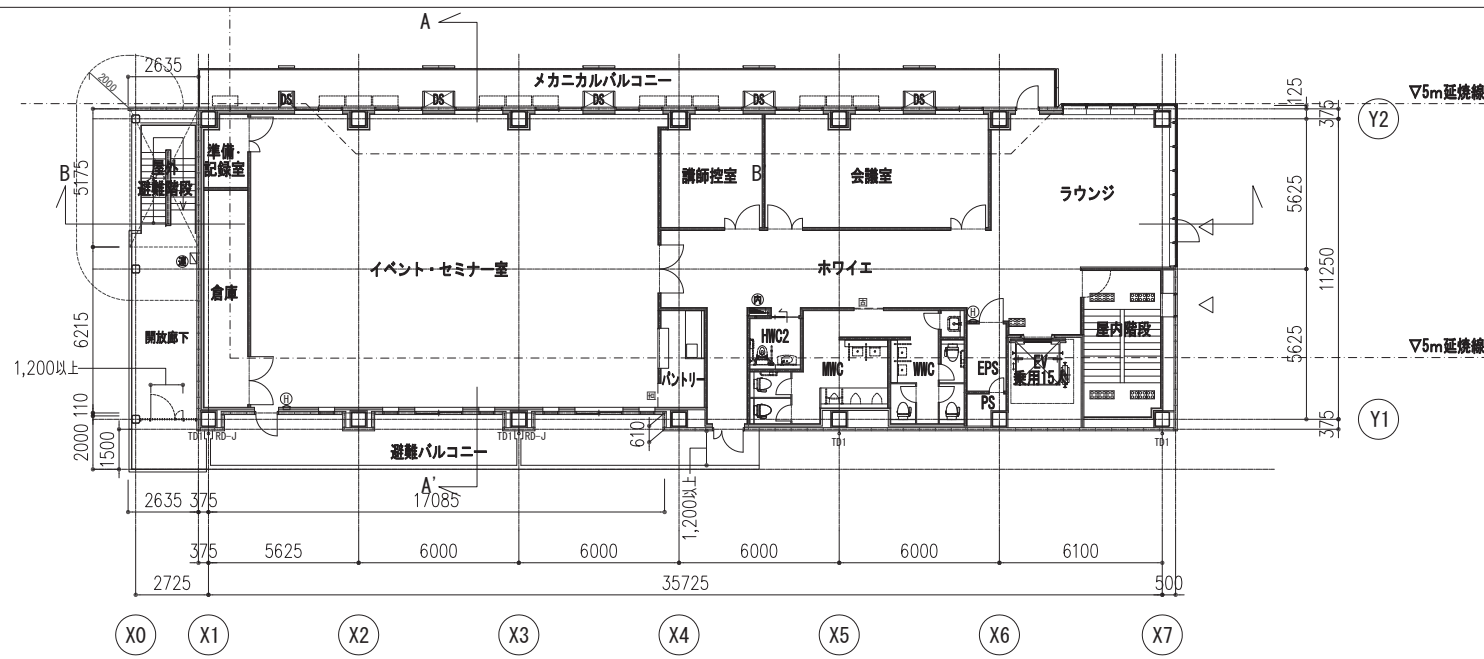

**凡例**

FL	FLからの高さを示す (特記なきはFL±0)	
D-●-●	部分詳細図番号を示す	
GP	自動ドアガード	D4-10
FC	床下点検口 (600角, ステンレス種)	D3-08
MFC	マンホール (600φ) : 排水・排水型	D4-09
Ⓜ	屋内消火栓 (機械設備工事)	D6-10
Ⓜ	連結送水管排水口 (機械設備工事)	
Ⓜ	消火器ボックス (壁手摺込型) (消火器別添)	D3-07
Ⓜ	点字タイル (軽量ピル床タイル300角 点字タイル)	
○ T01	照明 (カラーVP:100φ)・SUS製調光器 (射灯200以内) 夫	
可/固/方	防音天井:1000 (防音:遮音・音響吸収・音響反射) 音響設計参照: 音:当該室と隣在上; 音:隣人騒音(16.8)	
RD-Y	ルーフドレイン 鋼鉄製 傾斜 100φ	
RD-T	ルーフドレイン 鋼鉄製 縦型 100φ	
RD-J	ルーフドレイン 鋼鉄製 中層型 100φ	
Ⓜ	誘導ブロック (線状ブロック)	D4-12
Ⓜ	警告ブロック (点状ブロック)	D4-12
△	代替出入口	

神戸大学施設部

神戸大学 (ポートアイランド2)  
国際がん医療・研究センター研究棟新営その他工事

株式会社 内藤建築事務所  
大阪府中央区道頓町1-4-6  
TEL: 06-6541-1111 (代表)  
FAX: 06-6541-1112 (営業)

設計: 内藤建築事務所  
神戸大学 (ポートアイランド2) 国際がん医療・研究センター増築棟建築設計業務  
図名: 7・R階平面図  
縮尺: A1: 1/100, A2: 1/200  
図番: A-10